



RZUT PRZYZIEMIEMIA  
WEWNĘTRZNA INSTALACJA WOD-KAN  
SKALA 1:50

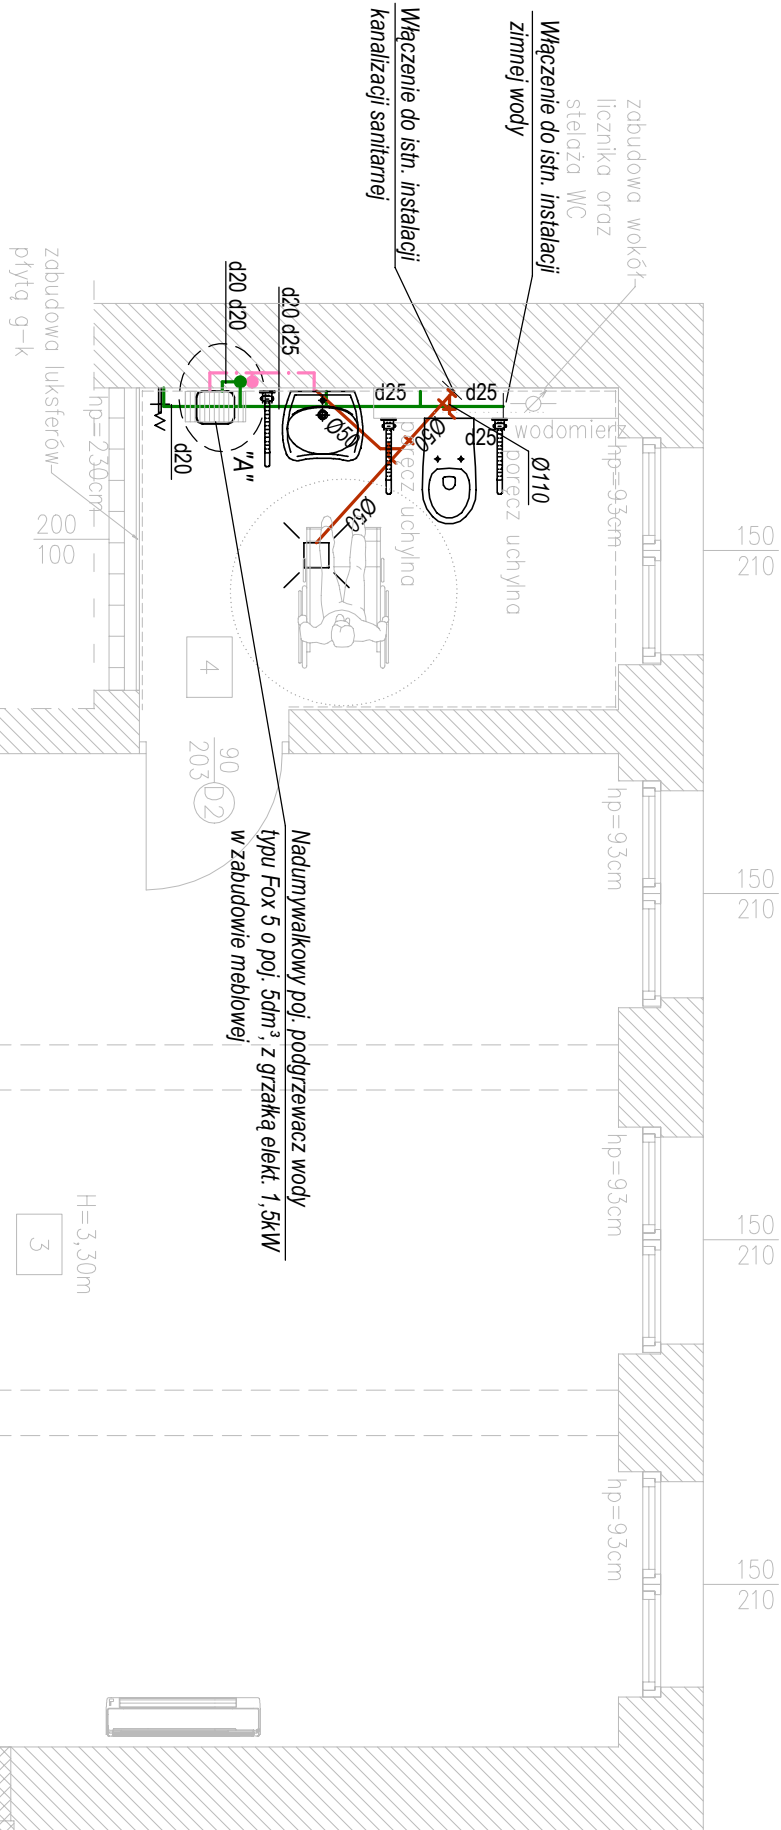

ZESTAWIENIE POMIESZCZEŃ		
Nr. Dzn.	Nazwa pomieszczenia	Powierzchnia [m²]
1	Komunikacja	9,32
2	Pomieszczenie gospodarcze	6,21
3	Świecica	41,13
4	Łazienka	6,75
5	Kuchnia	13,70
6	Pomieszczenie magazynowo-gospodarcze	6,62
Suma		83,73

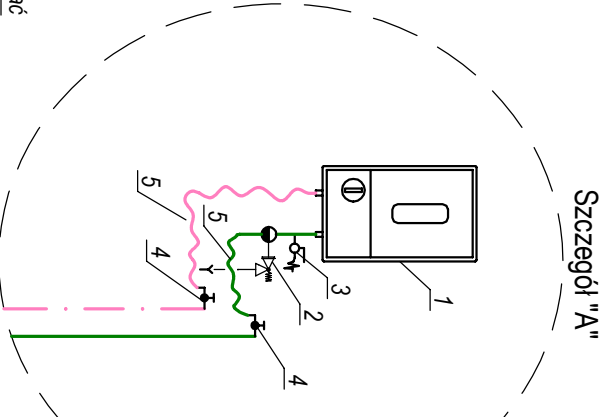

- 1 - nadmymkowy poj. podgrzewacz wody typu FOX-5 o poj. 5dm³ ( FOX-10 o poj. 10dm³)
- 2 - zawór zwrotno-bezpieczeństwa, dn15
- 3 - zawór kulowy spusowy, dn15
- 4 - zawór kątowy odcinający 1/2x1/2", dn15
- 5 - wężyk w oplocie stalowym, dn15


OZNACZENIA TECHNICZNE


- proj. instalacja zimnej wody
- proj. instalacja ciepłej wody
- proj. instalacja kanalizacji sanitarnej
- zawór czepialny ze złączką do węża z przeważaczem próżni typu HD, dn15
- średnica zewnętrzna rury podłupienkowej Ø...
- średnica zewnętrzna rury PVC

- Uwagi:
1. Wszystkie niewykorzystane podzięcia wod kan do odciecia i zaślepienia.
  2. Istniejące niewykorzystane otwory zamurować.
  3. Ucinąć nierdzewne dla niepełnosprawnych w wykonaniu uchynym dl. 50cm.

- UWAGI:
- 1) Pochylenie i schody wykonać na niezależnej konstrukcji (nie związanej z budynkiem). W miejscu łączenia z istniejącym spocznikiem wykonać dyfuzję.
  - 2) W miejscach wskazanych na rysunku należy zastosować płyty ostrzegawcze dyfuzyjne (z wypustkami punktowymi).
  - 3) Obiekt przystosować do potrzeb osób niepełnosprawnych.
  - Obiekt bez progów.
  - W toższenie zornocowoc specjalistyczny osprzęt sanitarny oraz poręcze uchynne.

- elementy do usunięcia
- nowoprojektowane elementy
- mineralne płyty izolacji termicznej : Multipor, gr. 16cm
- płytki ceramiczne do wys. min. 2,0m
- fortuch z gładzury (wys. ok. 60cm)
- szerokości min. 0,6m poza obrzys urządzenia )

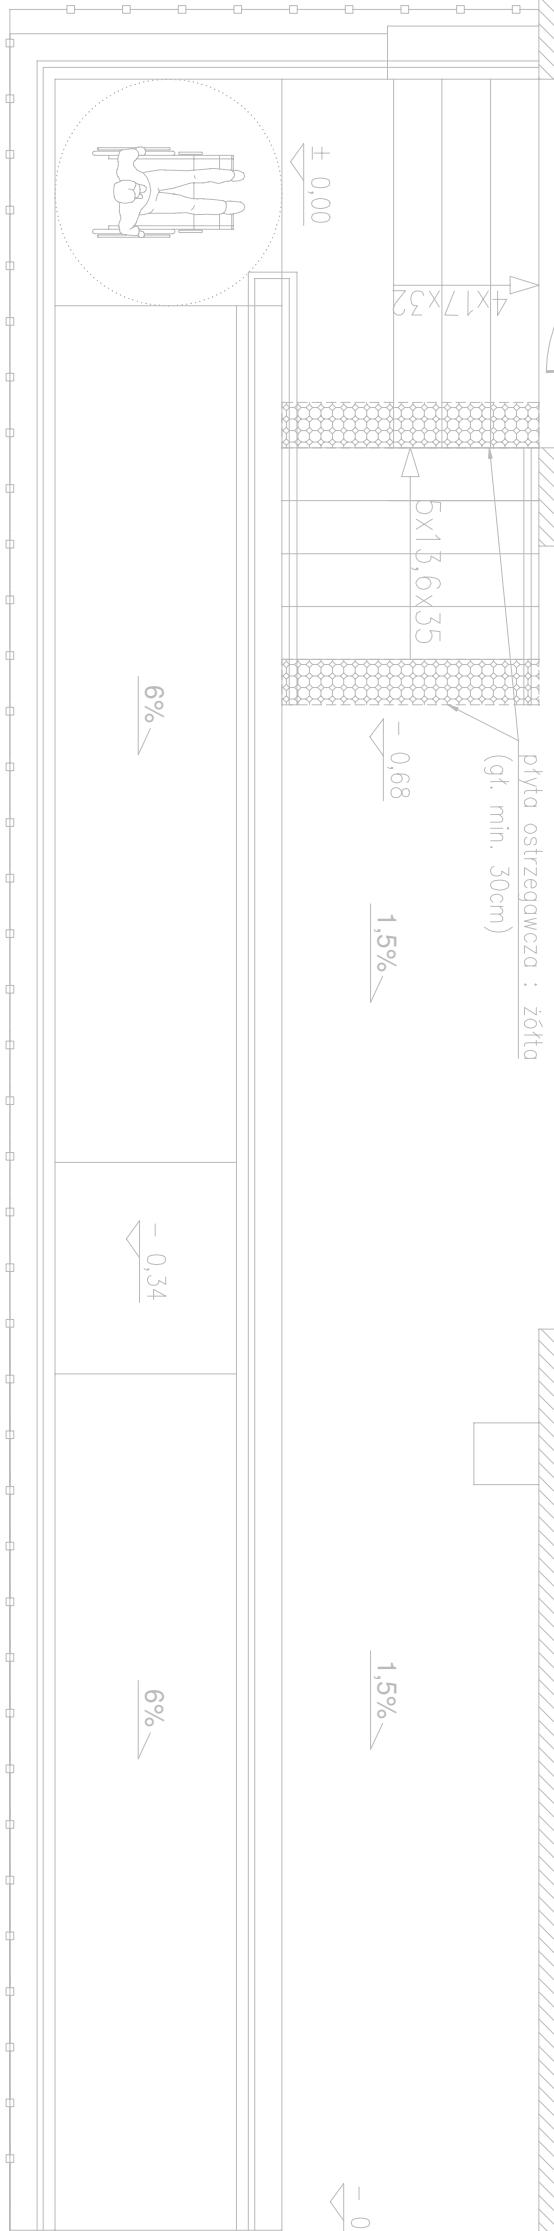

 <b>PNB Projektowanie i Nadzór Budowlany</b> Wiesław Dąbrowski ul. Przykop 2, 87-300 Brodnica tel. 605-325-232 e-mail: w.dabrowski77@wp.pl			
Temat: <b>Termomodernizacja budynku świetlicy wiejskiej w Lipowcu.</b>			
Adres: <b>Lipowiec, gm. Zbiczno, dz. nr 61/4, 61/8, 61/10</b>			
Inwestor: <b>Gmina Zbiczno 140 87-305 Zbiczno</b>			
Rysunek: <b>Wewnętrzna instalacja wod-kan - rzut przyziemia</b>			
Projektant: mgr inż. Piotr Wilkowski		Podpis:	
Asystent projektanta: mgr inż. Marcin Łąpkiewicz			
Data: 11.2019	Skala: 1:50	Bransz: Sanitarna	Nr rys: S1