


PRZEKRÓJ A-A

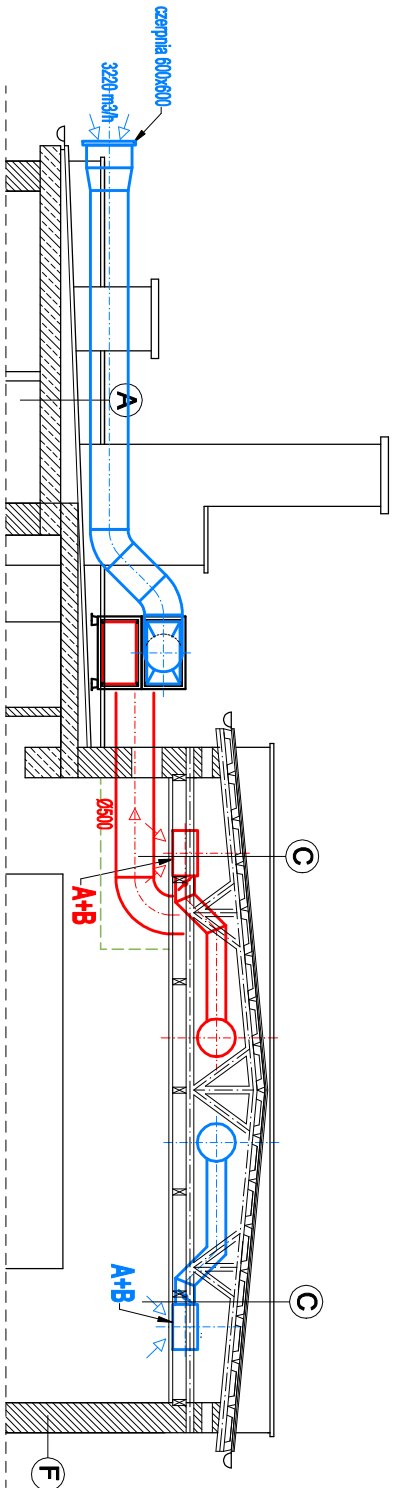

Urządzenia i galerie wentylacyjna:

- A** - skrzynka rozprężna typu PRW-588-48-B-4-250 f-my Alnor
- B** - anemostat kasetonowy wlotowy typu MKSD-C-588-48 f-my Alnor
- C** - nawiewnik Hughesonweilny, np. typu EMM 707 f-my Aerco o wym. 402/405/50 mm (dł.wys.gł.); wydajność: nawiewnika 5-23 m3/h przy 10 Pa, otwory ogrzewają powierzchnia 2x(140x12) lub (280x12);

Uwagi ogólne:


- Urządzenie i materiały podano jako wzorcowe, dopuszcza się stosowanie zamienników pod warunkiem zachowania takiej samej lub wyższej jakości, parametrów i możliwości współpracy zainstalowanych
- Całość robót wykonać zgodnie ze sztuką budowlaną oraz warunkami technicznymi wykonania i odbioru robót
- budowlano-montażowych instalacji wentylacyjnych oraz wytycznymi i instrukcją montażu i obsługi producenta materiałów i urządzeń
- Projekt budowlany stanowi opracowanie dla potrzeb termalno-energetycznych. Dla potrzeb wykonawczych niezbędne będzie opracowanie szczegółowej dokumentacji wykonawczej na podstawie tego projektu budowlanego i ustaleń z Inwestorem

Uwagi wentylacja:

- Kanały wentylacyjne z blachy stalowej ocynkowanej
- Kanały wyciągowe prowadzone pod stropem należy obudować płytami gips- kart.

Legenda (wentylacja):

- PVC 160** - kanał wyciągowy wentylacji mechanicznej
- PVC 160** - kanał nawiewny wentylacji mechanicznej
- PVC 160** - kanał wywiewny wentylacji grawitacyjnej
- 100 m³/h** - kierunki przepływu powietrza
- 100 m³/h** - anemostat nawiewny
- 100 m³/h** - anemostat wywiewny
- dn160** - przepustnica regulacyjna
- WE-01** - zabudowy kanałów z płyt gips- kart.
- WE-01** - oznaczenia pionów instalacji wentylacyjnej

Firma "BEHRENDT" - Grupa SBS Marian Behrendt ul. Bat. Chłopskich 24 87-300 Brodnica www.behrendt.com.pl				Biuro Projektowe tel.: (56) 697 25 13	
Obiekt / inwest.	Kompleksowa modernizacja energetyczna świetlicy GOK w Pokrzydowie				
Lokalizacja	Pokrzydowo 32, 87-312 Pokrzydowo działka ewidencyjna: 14/73 obszary ewidencyjne: 0007 Pokrzydowo jednostka ewidencyjna: 040210 2 Zdzichno gm. Zdzichno, pow. brodnicki, woj. kujawsko-pomorskie				
Inwestor	Gmina Zdzichno Zdzichno 140, 87-305 Zdzichno				
Temat	Projekt instalacji wentylacyjnej				
Rysunek	PRZEKRÓJ A-A				
Stadium	projekt budowlany				
Branża	sanitarna		data: 03 / 2017		
Projektant	mgr inż. Paweł Tomaszewski nr upr. KUP/0070/P/005/06		skala: 1:100		
Asystent	mgr inż. Arkadiusz Cichowski		nr rys.: WE-03		