


RZUT PIWNICY

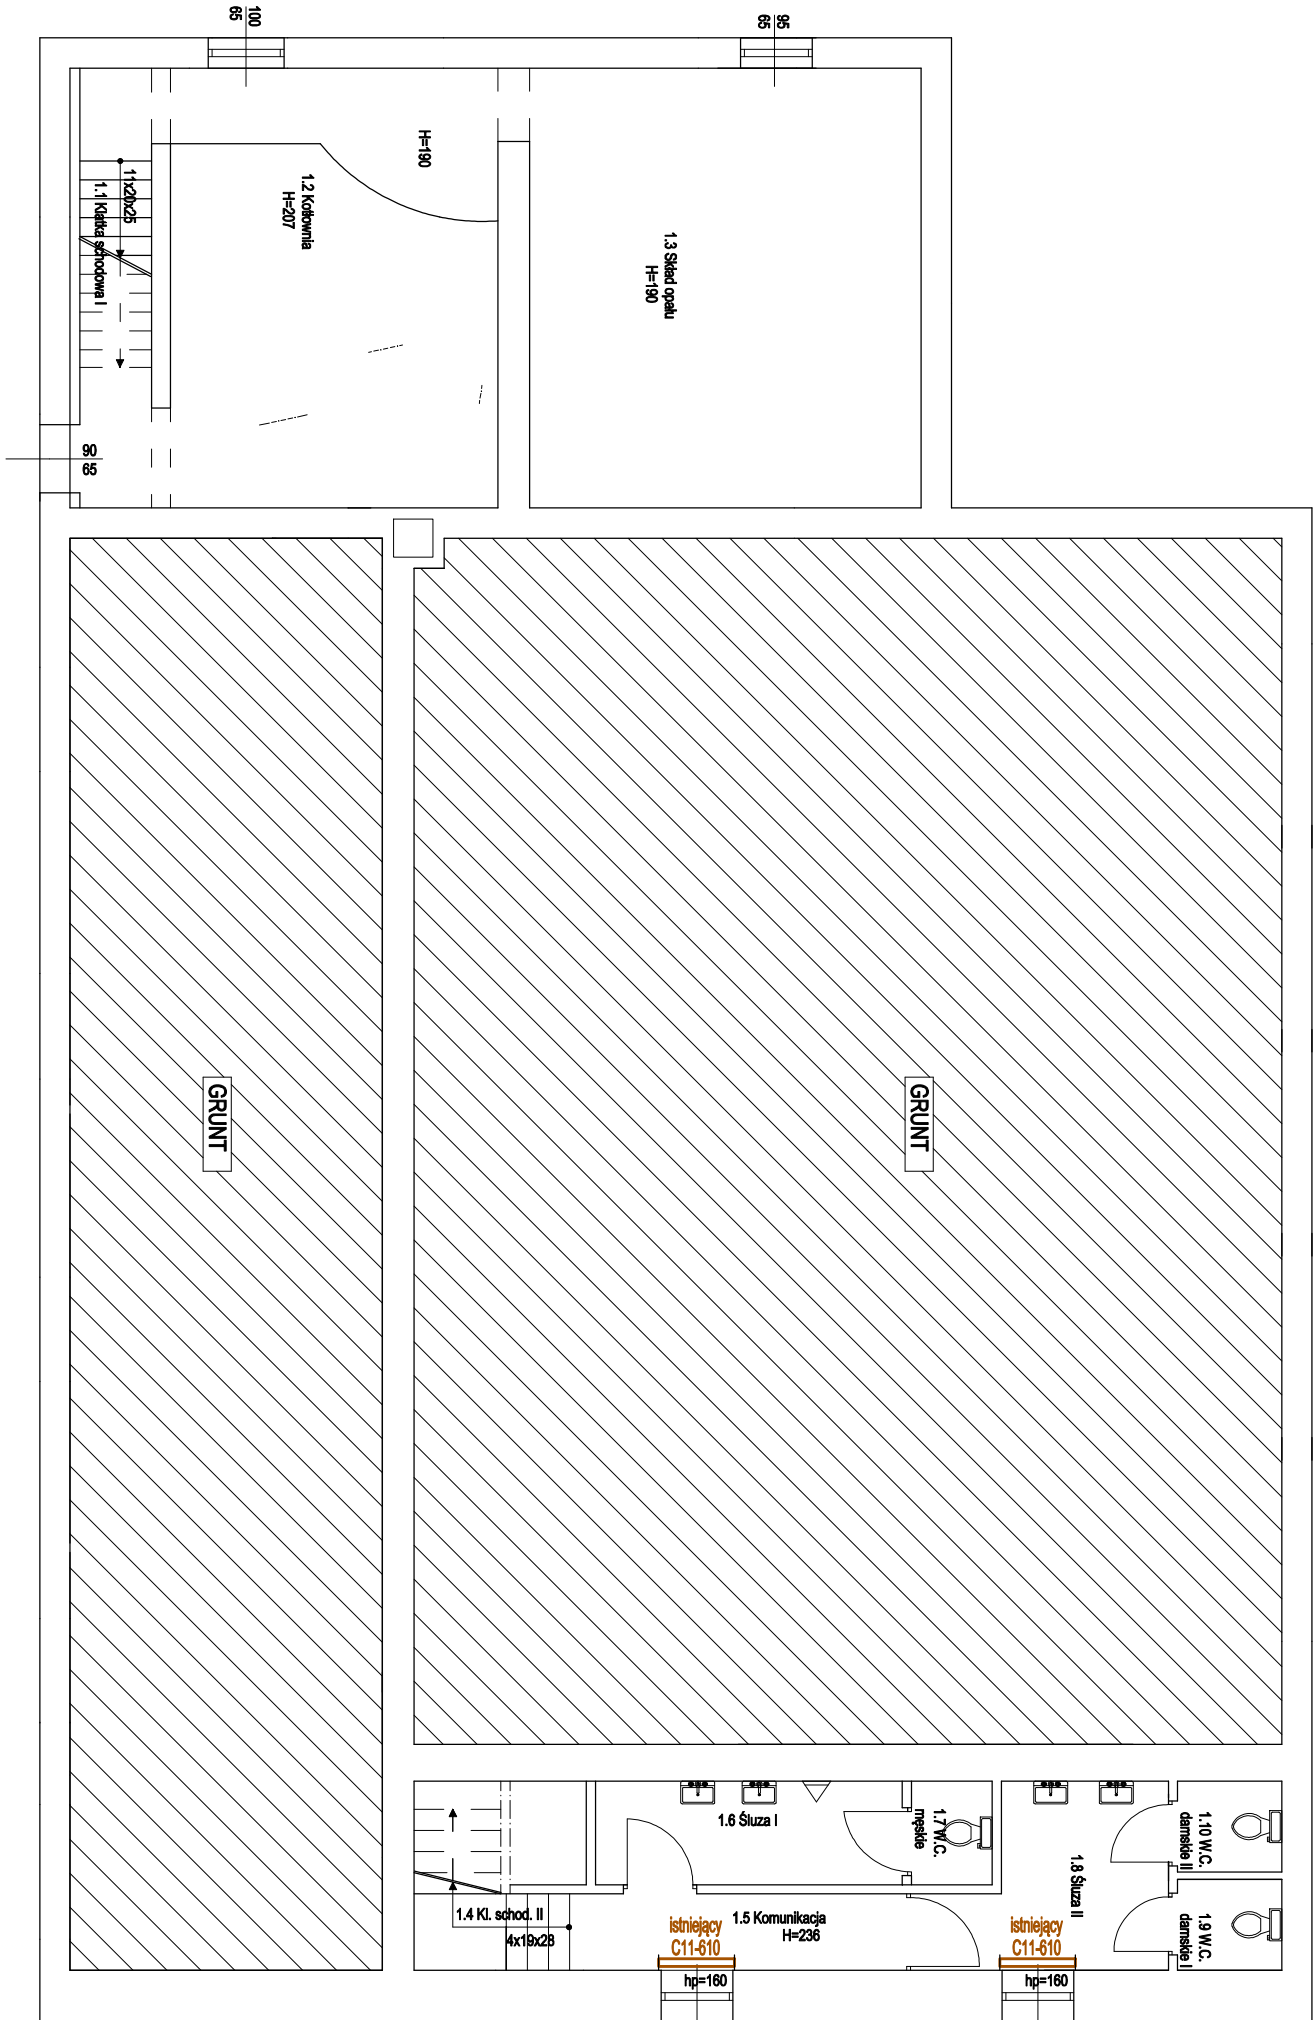

| Nr | Pomieszczenie | Posadzka | m ² |
|-------|--------------------|--------------|----------------|
| 1.1 | Klatka schodowa I | wylewka bet. | 2,4 |
| 1.2 | Kotłownia | wylewka bet. | 25,2 |
| 1.3 | Skład opału | wylewka bet. | 30,1 |
| 1.4 | Klatka schodowa II | terakota | 2,2 |
| 1.5 | Komunikacja | terakota | 4,5 |
| 1.6 | Śluza I | terakota | 5,6 |
| 1.7 | W.C. męskie | terakota | 1,5 |
| 1.8 | Śluza II | terakota | 6,7 |
| 1.9 | W.C. damskie I | terakota | 1,7 |
| 1.10 | W.C. damskie II | terakota | 1,7 |
| RAZEM | | | 81,6 |

Uwagi ogólne:


 

- Urządzenie i materiały podano jako wzorcowe, dopuszcza się stosowanie zamienników pod warunkiem zachowania takiej samej lub wyższej jakości, parametrów i możliwości współpracy zainstalików
- Całość robót wykonać zgodnie ze sztuką budowlaną oraz warunkami technicznymi wykonania i odbioru robót budowlano-montażowych instalacji sanitarnych oraz wytycznymi i instrukcją montażu i obsługi producenta materiałów i urządzeń
- Projekt budowlany stanowi opracowanie dla potrzeb formalno-prawnych. Dla potrzeb wykonawczych niezbędne będzie opracowanie szczegółowej dokumentacji wykonawczej na podstawie tego projektu budowlanego i ustaleń z Inwestorem

Uwagi c.o.:

- Prace instalacyjne przez przerwę budowlaną należy wykonać w staliworci tutejzych oddziałach
- Rurociągi prowadzić zgodnie z zaleceniami kompensacji

Legenda c.o.:

- woda grzewcza (zasilanie - główne rurociągi)
- woda grzewcza (powrót - główne rurociągi)
- woda grzewcza (zasilanie - gałęzi rozdzielcza)
- woda grzewcza (powrót - gałęzi rozdzielcza)
- grzejnik secesyjny
- grzejnik podłogowy (typ rury, rozstaw rury)
- szafka rozdzielcza
- termosy pomieszczeniowe (grzewczochłodzący typu TS800 firmy Honeywell)
- nagrzewnica powietrza
- oznaczenie punktów instalacji c.o.
- obciążenie temp. wewnętrz pomieszczeń

| | | | | | |
|---|--|---|----------|--|--|
| Firma "BEHRENDT" - Grupa SBS Marian Behrendt ul. Bat. Chłopskich 24 87-300 Brodnica www.behrendt.com.pl | |  | | Biuro Projektowe tel.: (56) 697 25 13 | |
| Obiekt / inwest. | Kompleksowa modernizacja energetyczna świetlicy GOK w Pokrzydowie | | | | |
| Lokalizacja | Pokrzydowo 32, 87-312 Pokrzydowo działka ewidencyjna: 14/73 objętość ewidencyjna: 0007 Pokrzydowo jednostka ewidencyjna: 040210 2 Złoczno gm. Złoczno, pow. brodnicki, woj. kujawsko-pomorskie | | | | |
| Inwestor | Gmina Złoczno Złoczno 140, 87-305 Złoczno | | | | |
| Temat | Projekt instalacji c.o. | | | | |
| Rysunek | RZUT PIWNICY | | | | |
| Stadium | projekt budowlany | | | | |
| Branża | sanitarna | | | | |
| Projektant | mgr inż. Paweł Tomaszewski nr upr. KUP/0070/POOS/06 |  | skala: | 1:100 | |
| Asystent | mgr inż. Arkadiusz Cichowski |  | nr rys.: | CO-01 | |
| | | | data: | 03 / 2017 | |