



Rzut dachu - inwentaryzacja

skala 1:50

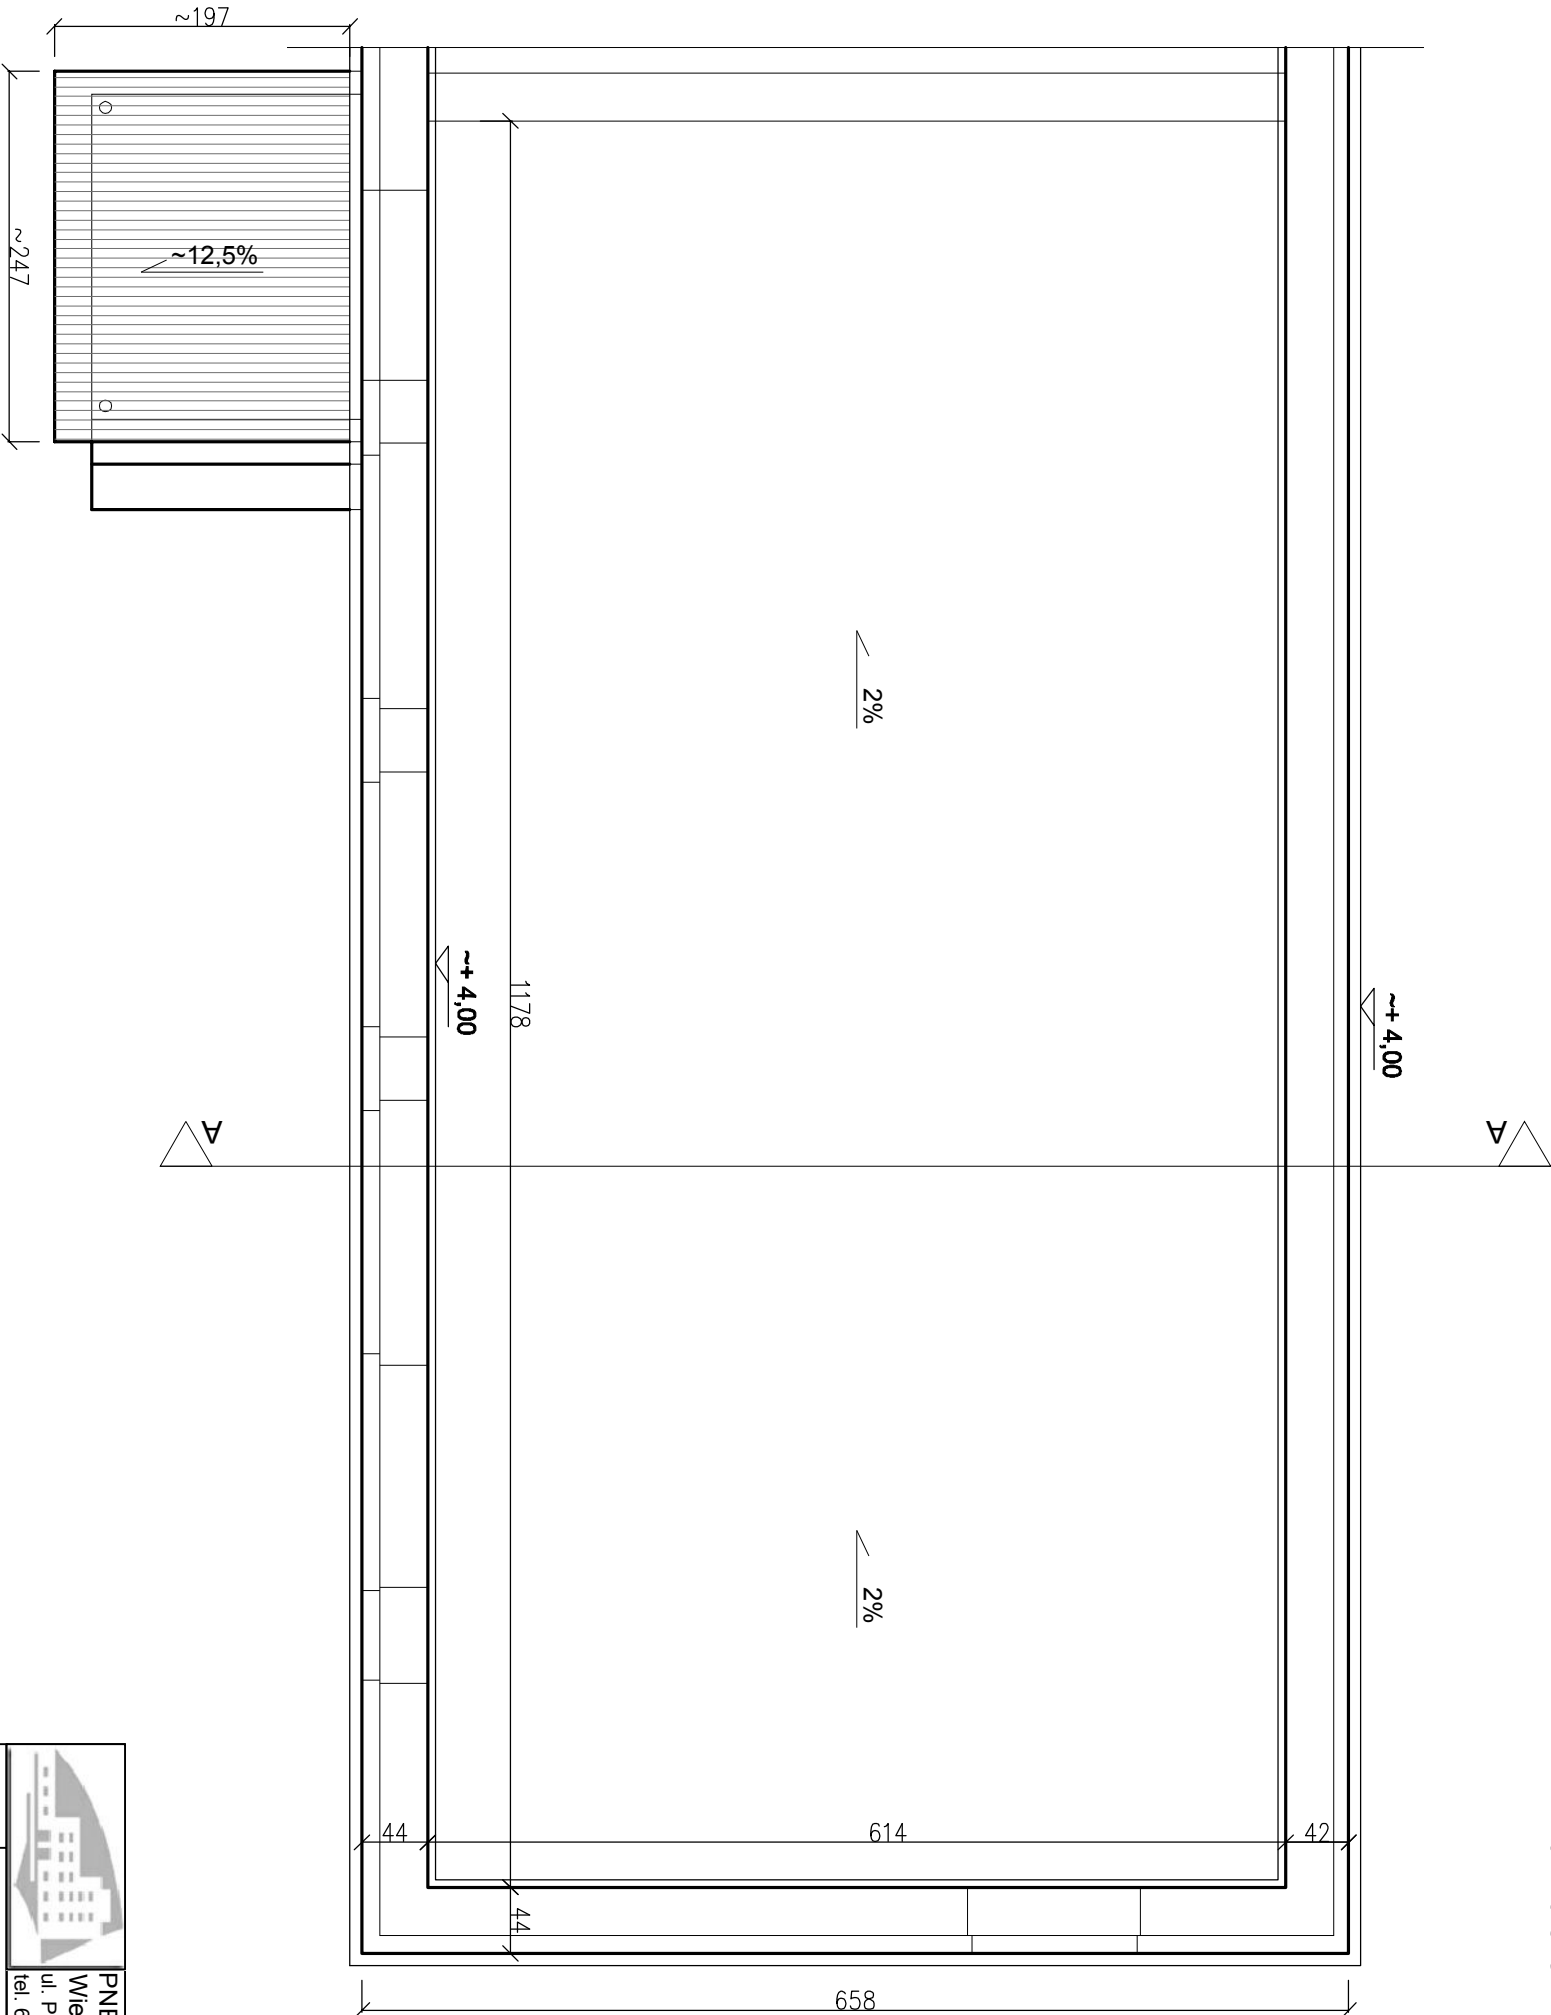

		PNB Projektowanie i Nadzór Budowlany Wiesław Dąbrowski ul. Przykop 2, 87-300 Brodnica tel. 605-325-232 e-mail: w.dabrowski77@wp.pl	
Temat:	Termomodernizacja budynku świetlicy wiejskiej w Brzezinkach.		
Adres:	Brzezinki, gm. Zbiczno, obręb Żmijewko, dz. nr 230/2		
Inwestor:	Gmina Zbiczno 140 87-305 Zbiczno		
Rysunek:	Rzut dachu - inwentaryzacja		
Architekt:	mgr inż. arch. Maciej Witczak upr. nr 19/ZPOJA/OKK/2009	Podpis:	
Konstruktor:	mgr inż. Wiesław Dąbrowski upr. nr KUP/0113/PBKb/16		
Asystent:	mgr inż. Julia Machnik		
Data:	02.2019	Skala:	1:50
		Branża:	Architektura Konstrukcja
		Nr rys:	2