
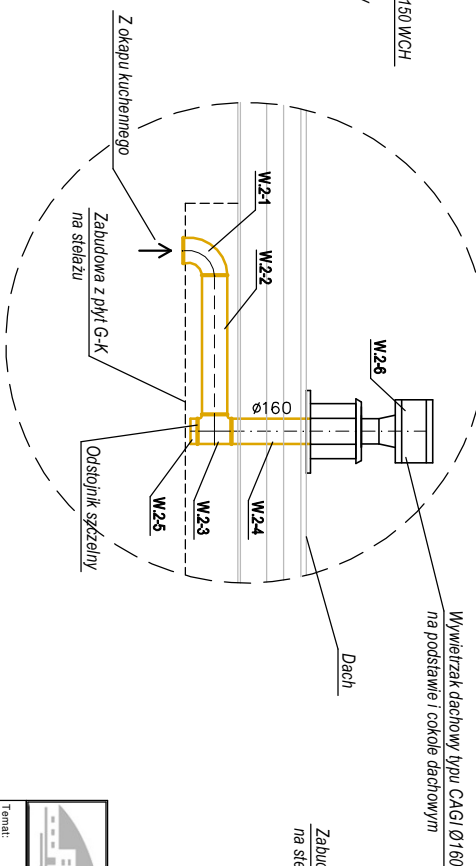
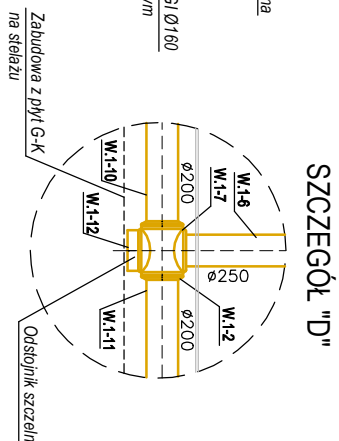
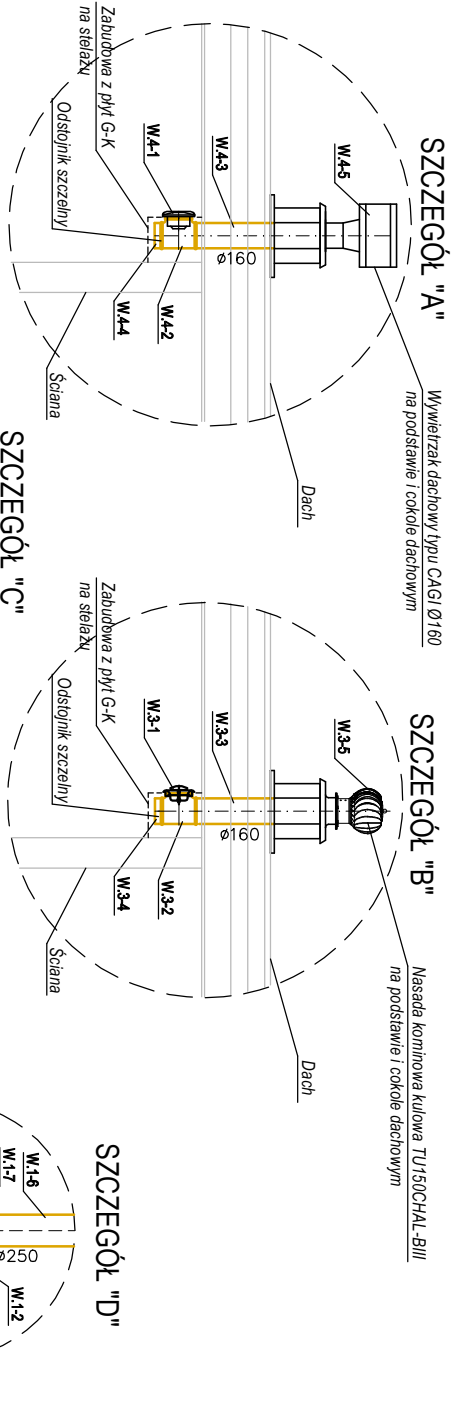


RZUT PRZYZIEMIENIA
WENTYLACJA
SKALA 1:50

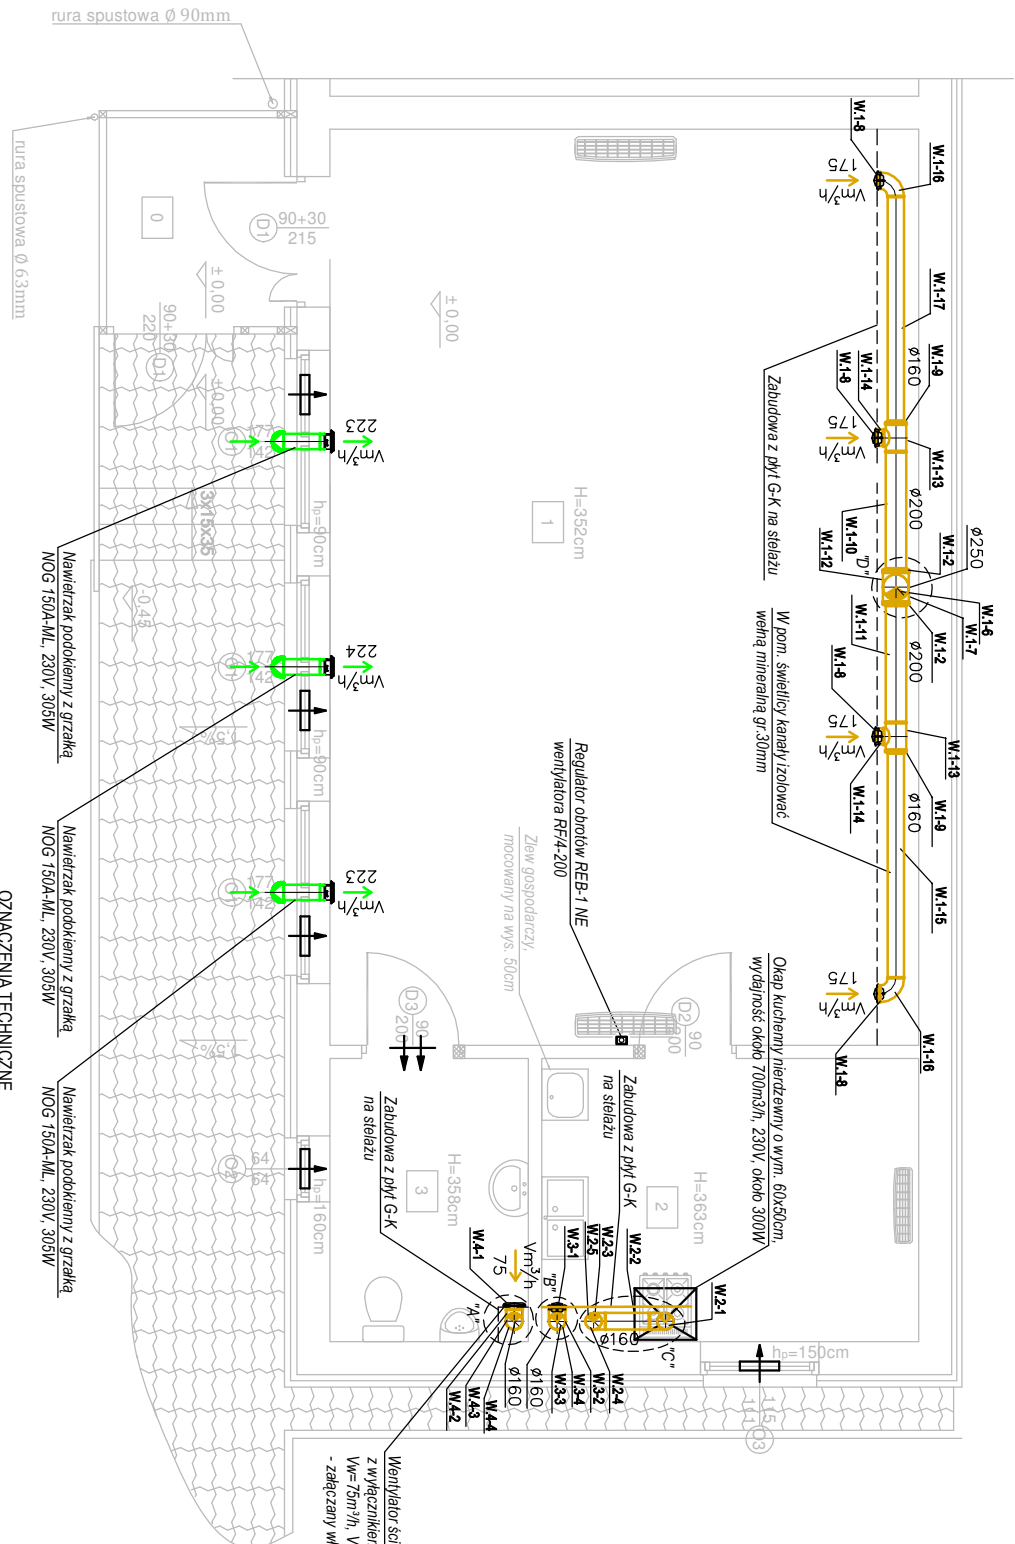

- OZNACZENIA TECHNICZNE**
- proj. kanał wentylacji nawiewnej
 - proj. kanał wentylacji wylawnej
 - typowa kratka drzwiowa o przekroju 220cm²
 - nawiewnik okienny 5-35m³/h z okapem standardowym przeciwko owadom
- UWAGI:**
- Przebieg kanałami przez dach wykonać jako szczelne, w systemie dostosowanym do poszycia dachu.
 - Połączenia kanałów wentylacyjnych wykonać jako szczelne - na uszczelki.

ZESTAWIENIE POMIĘSZCZEŃ		
Nr. Dok.	Nazwa pomieszczenia	Powierzchnia [m²]
0	Garaż	3,51
1	Światłoc	50,91
2	Pomieszczenie socjalne	10,06
3	Lazienka	5,31
Suma		69,79

		PNB Projektowanie i Nadzór Budowlany Wrocław Dąbrowski ul. Przykop 2, 87-300 Brodnica tel. 605-325-232 e-mail: w.dabrowski77@wp.pl	
Temat:		Termomodernizacja budynku świetlicy wiejskiej w Brzezinkach	
Adres:		Brzezinki, gm. Złoczno, obręb Złomkowo, dz. nr 230/2	
Inwestor:		Gmina Złoczno 140 87-305 Złoczno	
Rysunek:		Wentylacja - rzut przyziemia	
Projektant:		mgr inż. Piotr Witkowski	
Asystent projektanta:		upr. nr KUP/0056/POOS/09 mgr inż. Marcin Łąpkiewicz	
Data:		02.2019	
Skala:		1:50	
Bardziej:		Sanitarna	
Nr rysa:			S3